


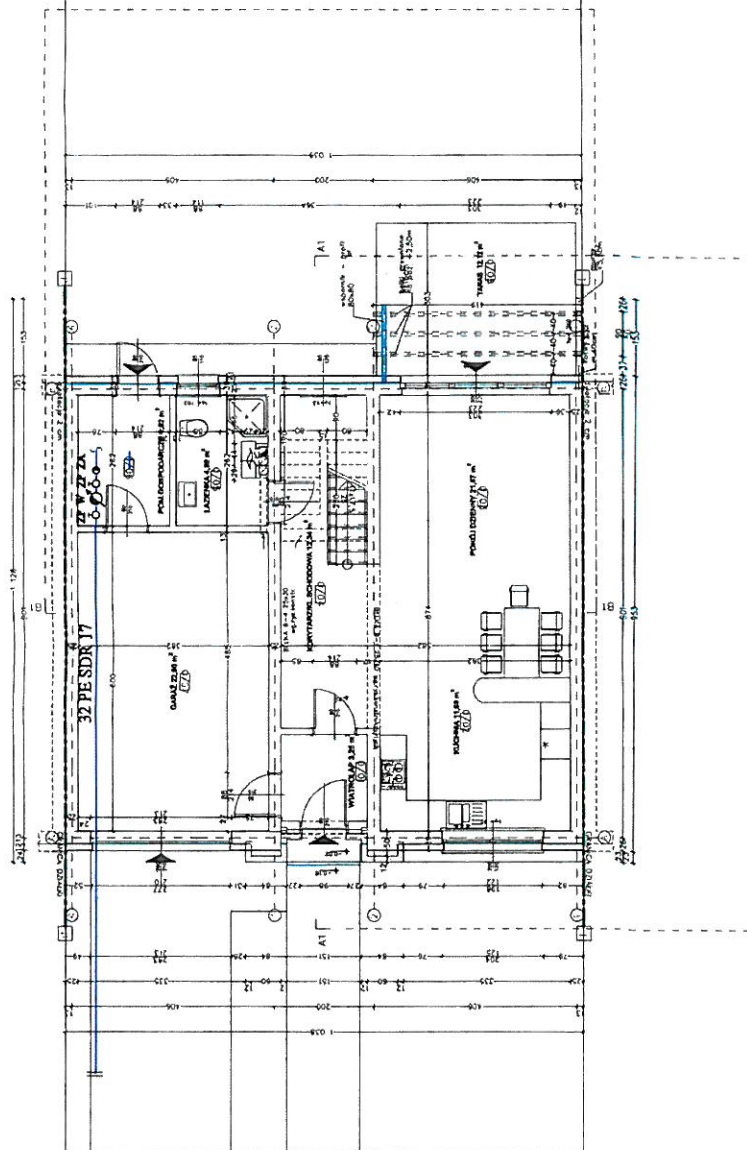

LEGENDA:

- W - PROJEKTOWANY WODOMIERZ IS Ø 20
- ZP - ZAWÓR PRZELIOTOWY Ø 25
- ZA - ZAWÓR ZWROTNY ANTYSKAŻENIOWY Ø 25

P.B. SIECI WODY, KANALIZACJI SANITARNEJ I DESZCZOWEJ			
RZUT PARTERU			
Lokalizacja:	RACIBÓRZ UL. DĘBNIKI DZ. NR 584/1, 584/2, 584/3 584/4, 584/5, 584/6, 584/7, 584/8, 584/9, 584/10, 584/11, 584/12, 584/13, 584/14.		
Inwestor:			
Projektant:			
Opracował:			
Data:	luty 2015 r.	Rys. nr	Skala : 1 : 100