

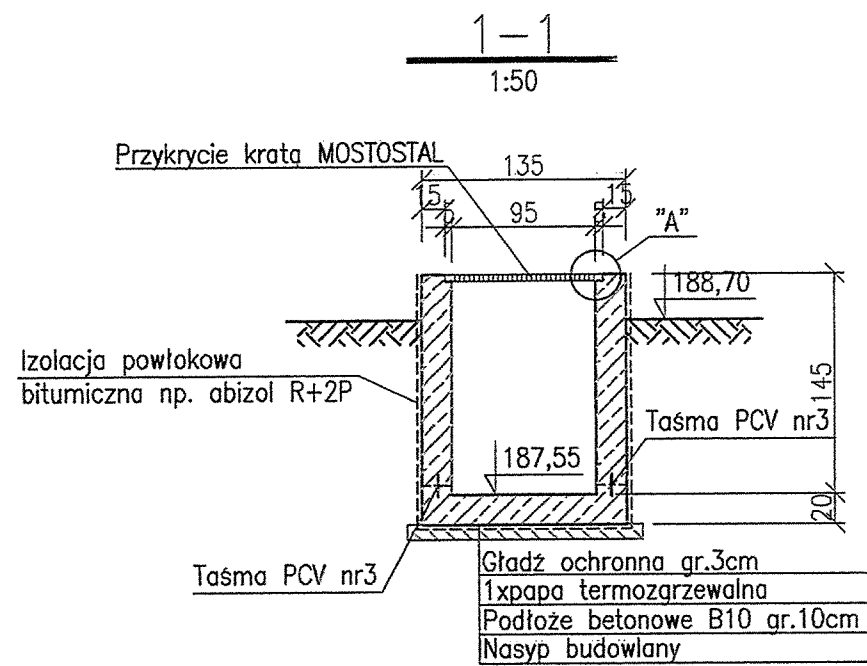



RZUT  
1:50

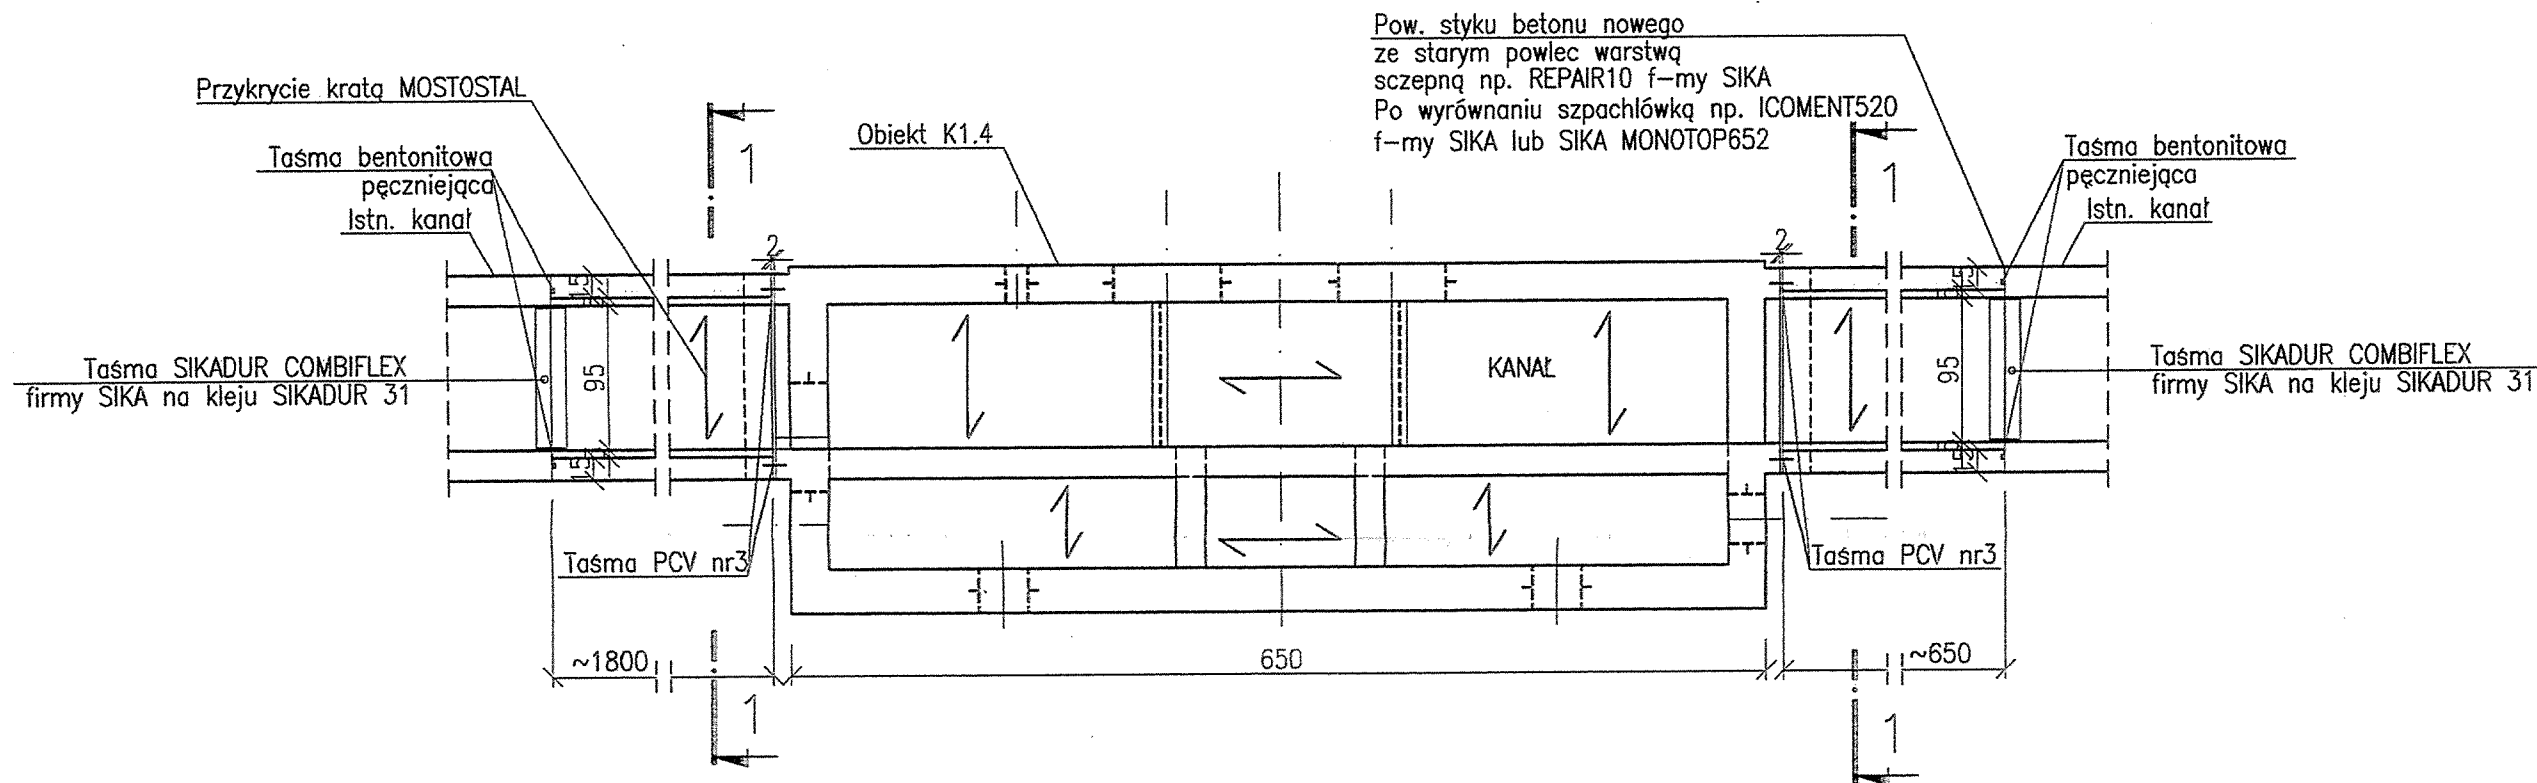

SZCZEGÓŁ "A"  
1:5

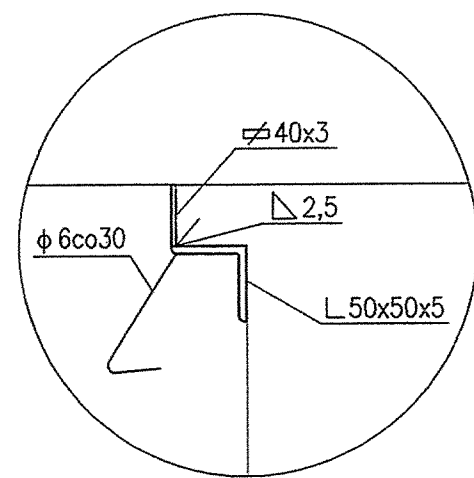

PRZEKRÓJ PIONOWY  
1:25

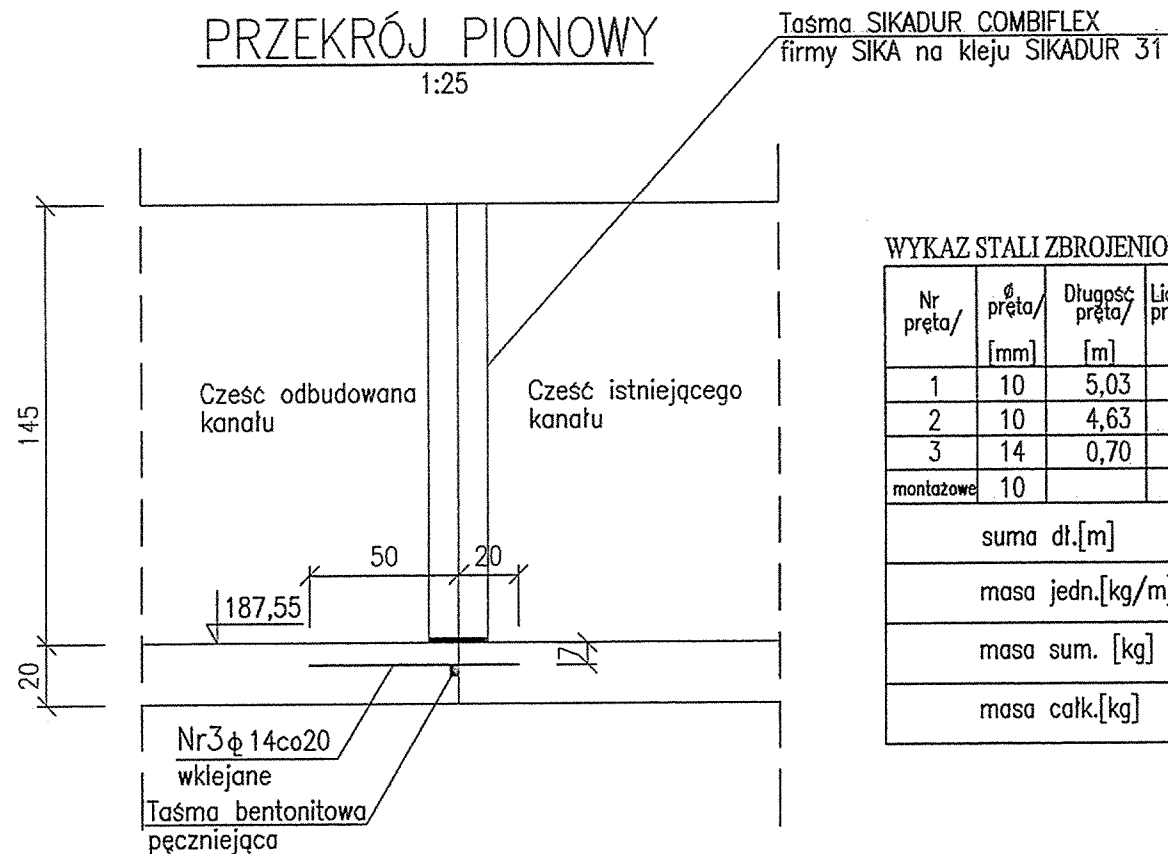

WYKAZ STALI ZBROJENIOWEJ DLA KANAŁU

Nr pręta/	pręta/ [mm]	Długość pręta/ [m]	Liczba prętów/ [szt.]	Długość ogólna [m]	
				III N RB 500W	
1	10	5,03	154	774,62	-
2	10	4,63	154	713,02	-
3	14	0,70	52	-	36,40
montażowe	10			1372,00	-
suma dł.[m]				2859,64	36,40
masa jedn.[kg/m]				0,617	1,21
masa sum. [kg]				1764,40	44,04
masa całk.[kg]				1808,44	

BETON B30,W4,F150 (C25/30)  
STAL ZBROJENIOWA AIIIIN-RB500-W  
OTULINA ZBROJENIA: w dnie 5cm  
ściany 4cm

UWAGA:

- Pręty nr 3 należy wkleić na całym obwodzie kanału.
- Przykrycie kanału kratami Mostostal szer. 0,5m.

Rewizja nr:	Modyfikacja:	Data:	Wprowadził: (Imię i nazwisko, podpis)	Zatwierdził: (Imię i nazwisko, podpis)
ZAMAWIAJĄCY		ZAKŁAD WODOCIĄGÓW I KANALIZACJI		
		Spółka z ograniczoną odpowiedzialnością 47-400 Racibórz ul. 1-go Maja 8		
INŻYNIER KONTRAKTU		Konsorcjum firm:  Grontmij Polska Sp. z o.o. / Grontmij Nederland B.V. / Raciborskie Przedsiębiorstwo Inwestycyjne Sp. z o.o. ul. Lecznicza 7, 47-400 Racibórz		
WYKONAWCA		 ILF CONSULTING ENGINEERS POLSKA Sp. z o.o. ul. Postępu 15 02-729 Warszawa tel. (22) 853 87 00 ; fax (22) 857 87 01 e-mail: info@warsaw.ilf.com		
FUNKCJA	IMIĘ I NAZWISKO	SPECJALNOŚĆ	NR UPRAWNIENI	PODPIS
Projektant:				
Opracował:				
Sprawdził:				
Nazwa: Modernizacja Oczyszczalni Ścieków w Raciborzu.				
Adres obiektu budowlanego: Oczyszczalnia Ścieków w Raciborzu Racibórz, ul. Wodna 19				
Stadium: Projekt wykonawczy				
Nazwa tomu: TOM 9, ZESZYT 2				
Nazwa części: CZĘŚĆ KONSTRUKCYJNA				
Nazwa rysunku: ODTWORZENIE KANAŁU ŻELBETOWEGO POZA KOMORĄ K1.4				
Nr umowy: 012/U-05/07II	Kod rysunku: 4.1 - K R w - 111 - 00			
Nr kontraktu: 2004/PL/16/C/PE/016-01A	Skala: 1:50 1:25, 1:5	Brzoza: KONSTRUKCJA	Stadium: PROJEKT WYKONAWCZY	Data: 18.02.2008
				Nr rysunku: 11