

Arkusz 2

Mapa do celów projektowych	Data: 28.02.2020 skala 1:500
Usługi Geodezyjno - Kartograficzne Piotr Paskuda ul. Henryka Pobożnego 6 47-400 Racibórz	Pomierzył: Krzysztof Paskuda Opracował: Krzysztof Paskuda Sprawdził: Piotr Paskuda

SG.6642.2.310.2019
ul. wsp. 2001 x 8' Wronosław
woj. śląskie
powiat: raciborski
jednostka ewidencyjna: Racibórz
obręb: Brzezie
obiekt: ul. Rybnicka
Mapa: 6.126.23.22.4.4 6.126.23.23.3.3
6.125.23.02.2.2 6.125.23.03.1.1
6.125.23.03.1.3


Nie badano słuszności gruntowej na przedmiotowej działce

Numeryczna mapa jednostkowa zasadnicza
Mapa powstała z wektoryzacji rastra mapy zasadniczej
uzupełnianej o dane wektorowe, z zastosowaniem symboliki nieobowiązującej
już instrukcji K-1 - mapa zasadnicza z 1998r., dostępnej na stronie www.gugik.gov.pl

Nie wyklucza się istnienia w terenie innych nie wykazanych na mapie urządzeń sieci
uzbrojenia terenu, które nie były zgłoszone do inwentaryzacji powykonawczej.
W zakresie opracowania stwierdzono projekty ZUD op.nr. 119/2016; 137/2016; 20/2017; 28/2018.

- projektowana budowa drogi regionalnej Racibórz - Pszczyna
- linie rozgraniczające tereny o różnych przeznaczeniach
lub różnych zasadach zagospodarowania
- D6MU oznaczenia z miejscowego planu zagospodarowania przestrzennego

LOKALIZACJA

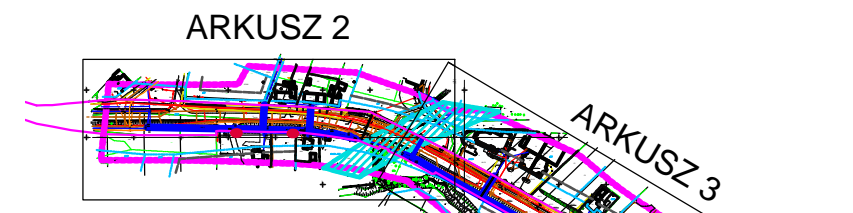

LEGENDA:

- PROJEKTOWANA SIĘĆ WODOCIĄGOWA
- PROJEKTOWANE PRZYŁĄCZA WODY
- PROJEKTOWANE PRZEPUSTY
- ISTNIEJĄCE KABELE ELEKTRYCZNE
- ISTNIEJĄCE KABELE TELEKOMUNIKACYJNE
- ISTNIEJĄCE PRZEWODY GAZOWE
- ISTNIEJĄCE PRZEWODY WODOCIĄGOWE
- ISTNIEJĄCE PRZEWODY KANALIZACJI SANITARNEJ I DESZCZOWEJ
- GRANICA PASA DROGI WOJEWÓDZKIEJ

projektant: mgr inż. Bartłomiej Michałczak nr upr. MAP/0481/PBS/19 sprawił: mgr inż. Beata Wrana nr upr. SLK/0596/PWOS/04				Inwestor: WODOCIĄGI RACIBORSKIE SP. Z O.O. UL. 1 MAJA 8 47-400 RACIBÓRZ	
Temat: BUDOWA SIĘCI WODOCIĄGOWEJ Z PRZYŁĄCZAMI W UL. RYBNICKIEJ (OD BUDYNKU NR 101 DO BUDYNKU NR 107 ORAZ OD UL. DEBICZNEJ DO UL. ZAKŁADOWEJ) W RACIBÓRZU					
PROJEKT ZAGOSPODAROWANIA TERENU ARKUSZ 3					
Skala 1:500	Data 07.2020	Branża IS	Stadium PB		
Wykonawca: Biuro Projektów profin s.c. 47-400 Racibórz, ul. Środkowa 5				Nr projektu: 1494.B2/09/2019	Nr rys: IS-02.3